


Planta Baixa
 Área: 1.428,12m²
 Escala: 1/100

DETALHES
 Escala: 1/50

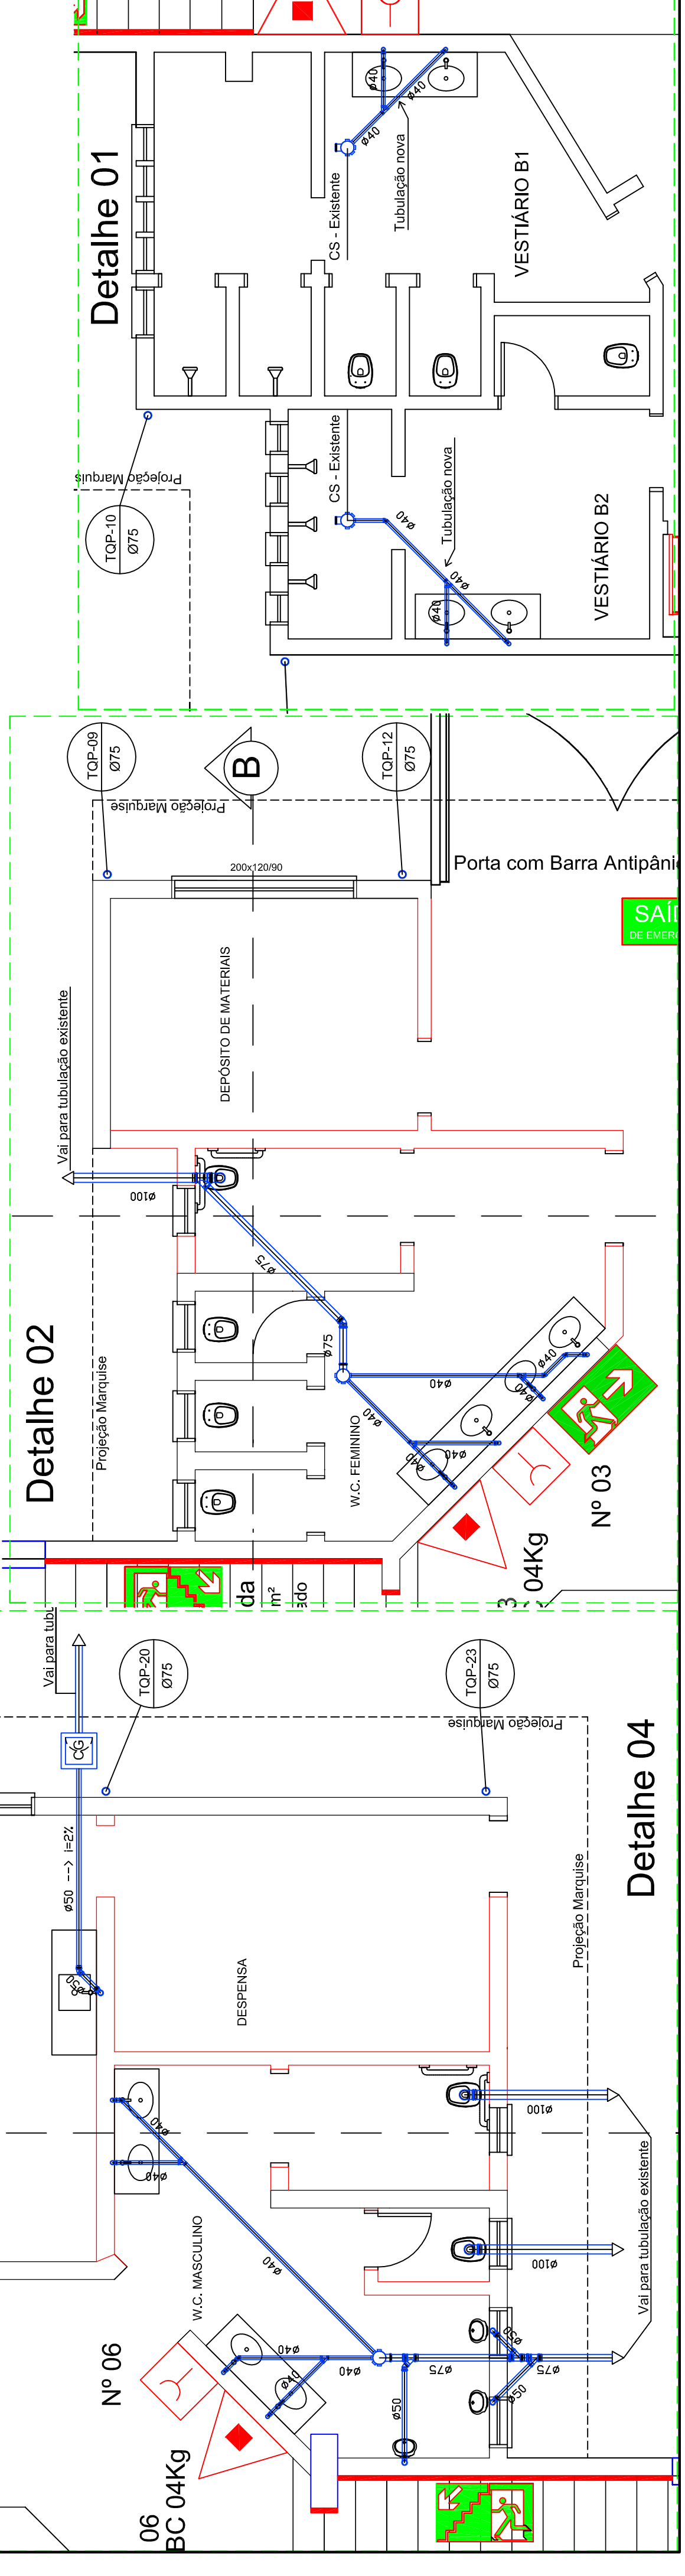

LEGENDA	
SÍMBOLOS	DENOMINAÇÃO
	Tubulação que sobe
	Tubulação que desce
	Caixa de gordura de Ø250mm
	Caixa de Sifonada
	Registro de pressão
	Registro de gaveta
	Válvula de descarga

- Tubo de queda de esgoto sanitário
- Tubo de queda de esgoto pluvial
- Tubo de ventilação
- Coluna de água fria
- Tubo de queda de gordura
- Tubo de recalque
- Caixa de inspeção pluvial de 60x60cm
- Caixa de inspeção de esgoto sanitário 60x60cm
- Caixa de gordura de Ø300mm

OBRAS DE MELHORIAS DO GINÁSIO DE ESPOSTES MUNICIPAL DE BARÃO DE COTEGIPE - RS

Endereço: PRAÇA ETELVINO PICOLI, S/N, CENTRO DE BARÃO DE COTEGIPE - RS

Proprietário: _____

Responsável Técnico: _____

Assunto: PROJETO HIDROSSANITÁRIO PLANTA BAIXA E DETALHES

03/04

Rua Pinheiro Isabel, 114
 Bairro de Cotegipe - RS
 e-mail: cte@barao.rs.gov.br
 CEP: 95.923-144

ADAR RODRIGUES
 Eng. CHI CREA RS 159194

INDICADA

DATA: MAR/2018

PROJETO: 03/04