




Planta Baixa
Área: 1.428,12m²
Escala: 1/100

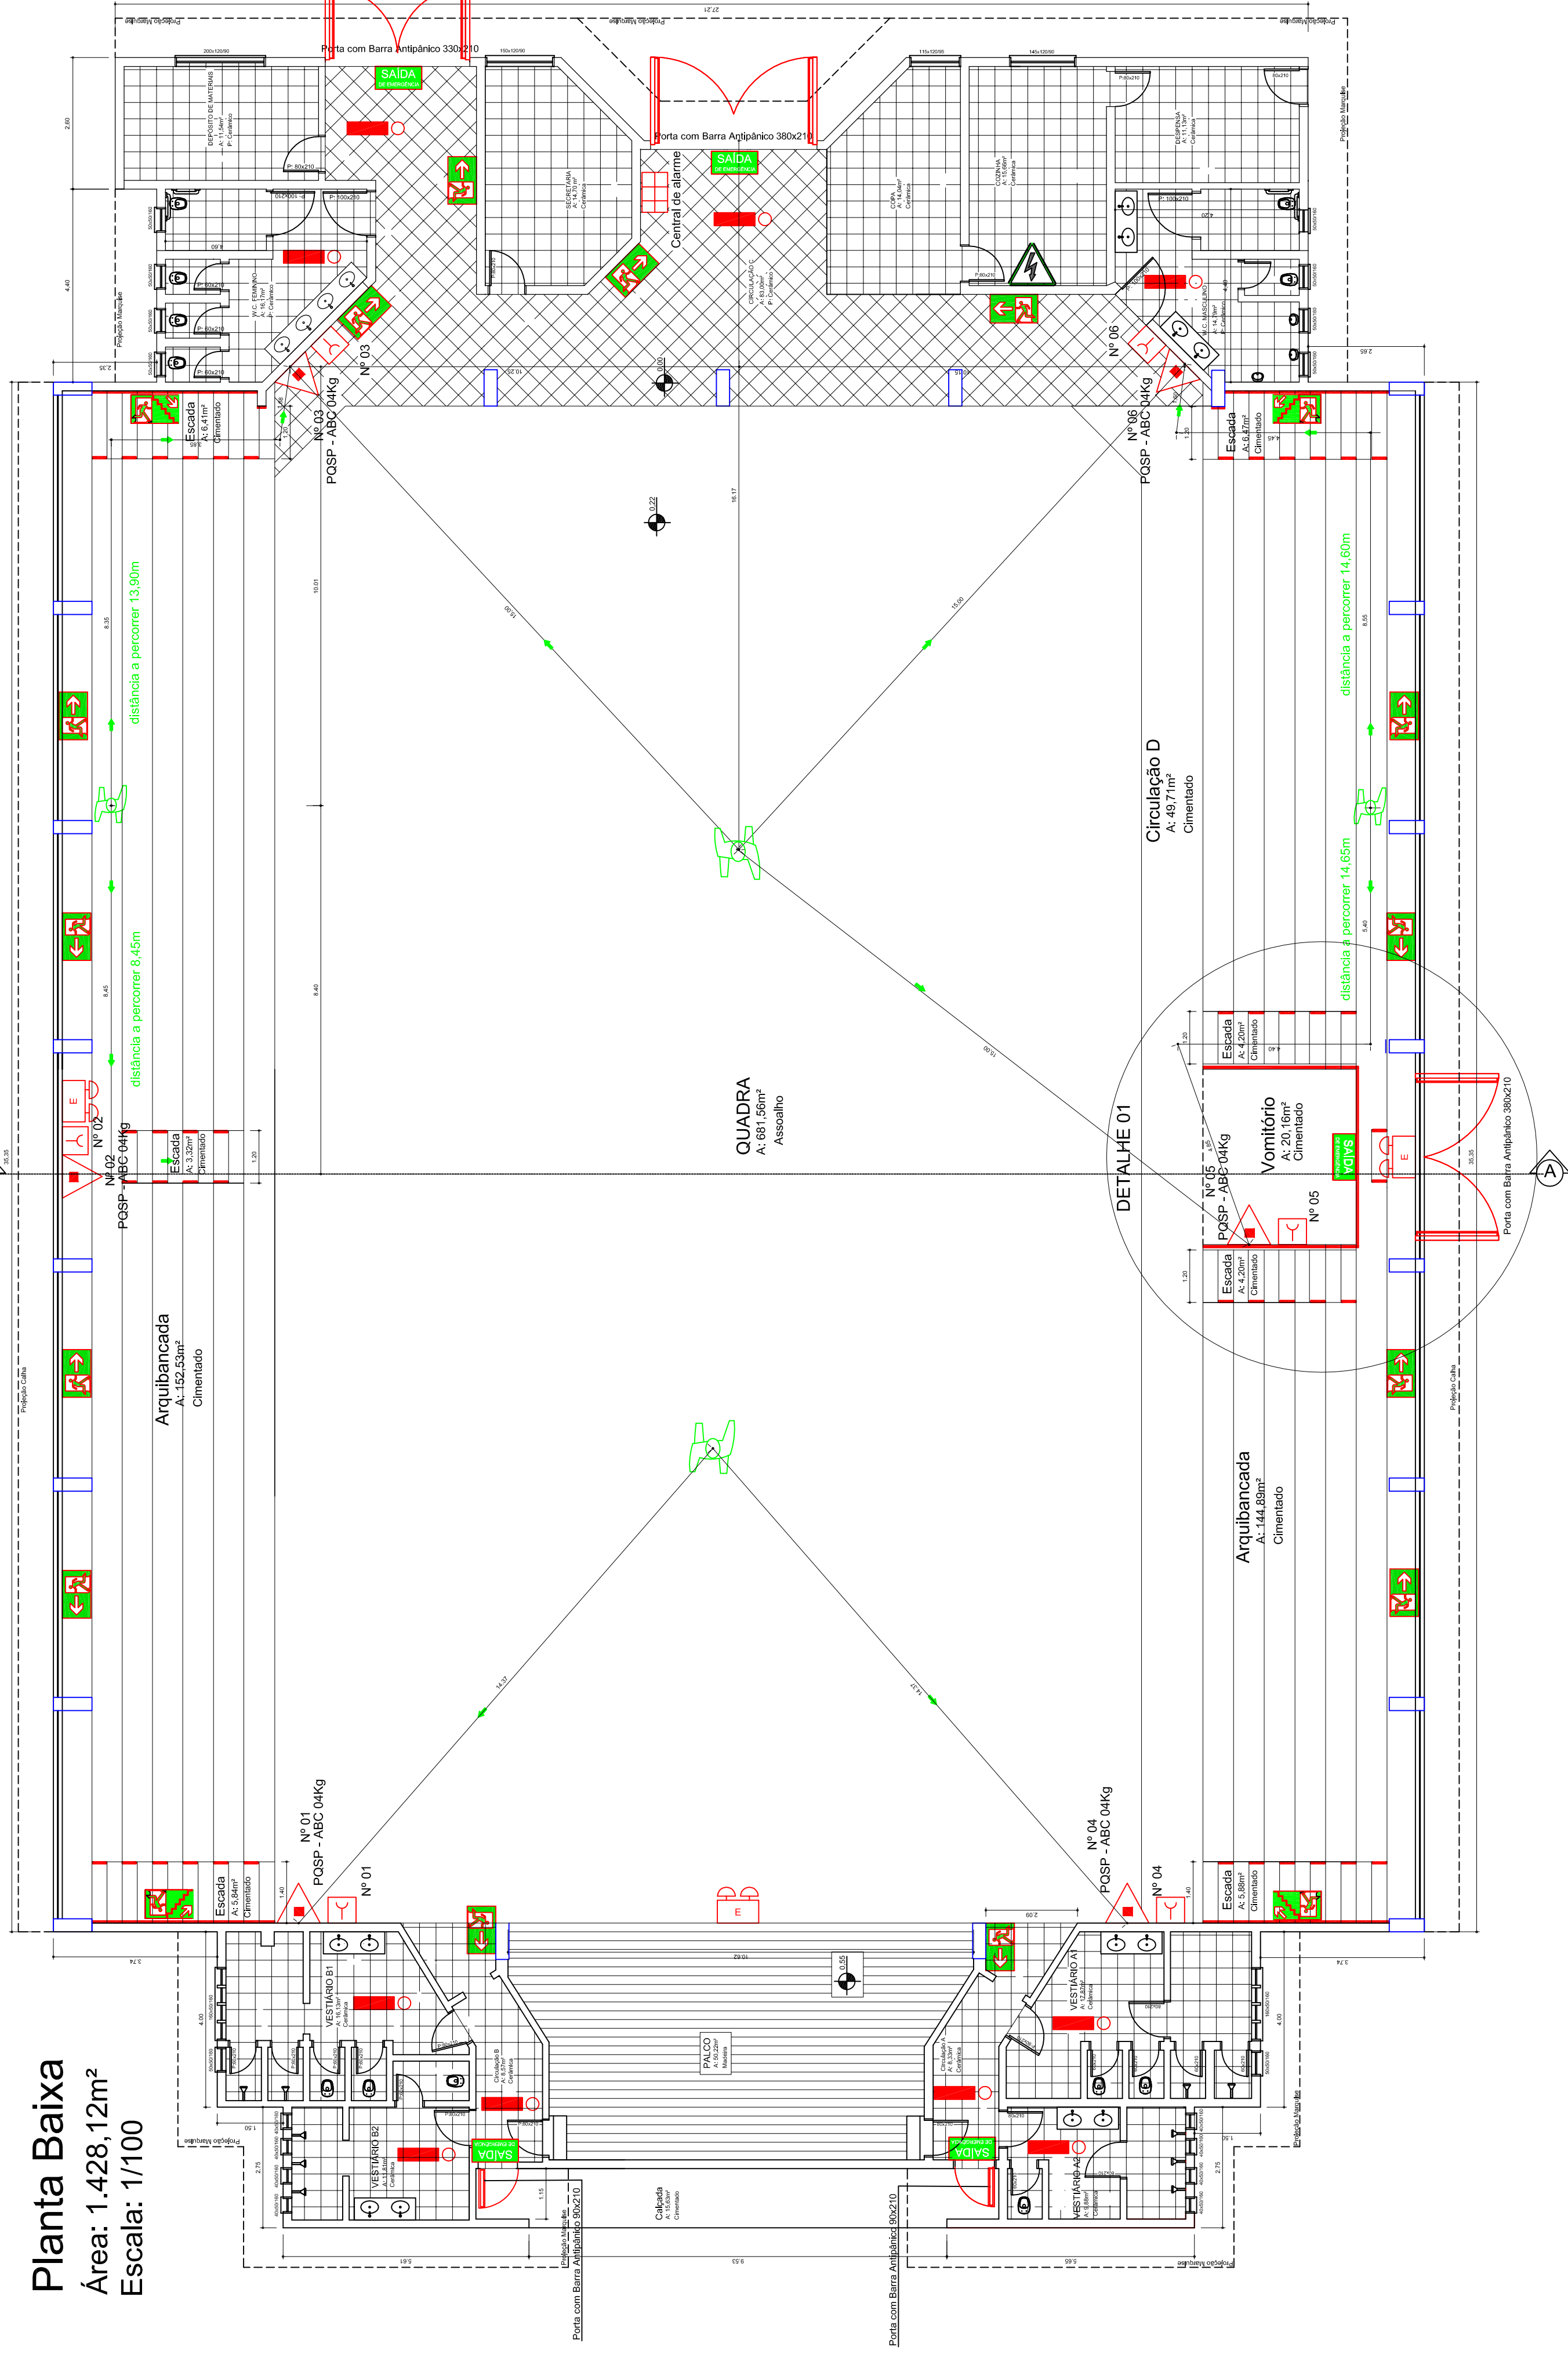

Planta de Situação/Localização

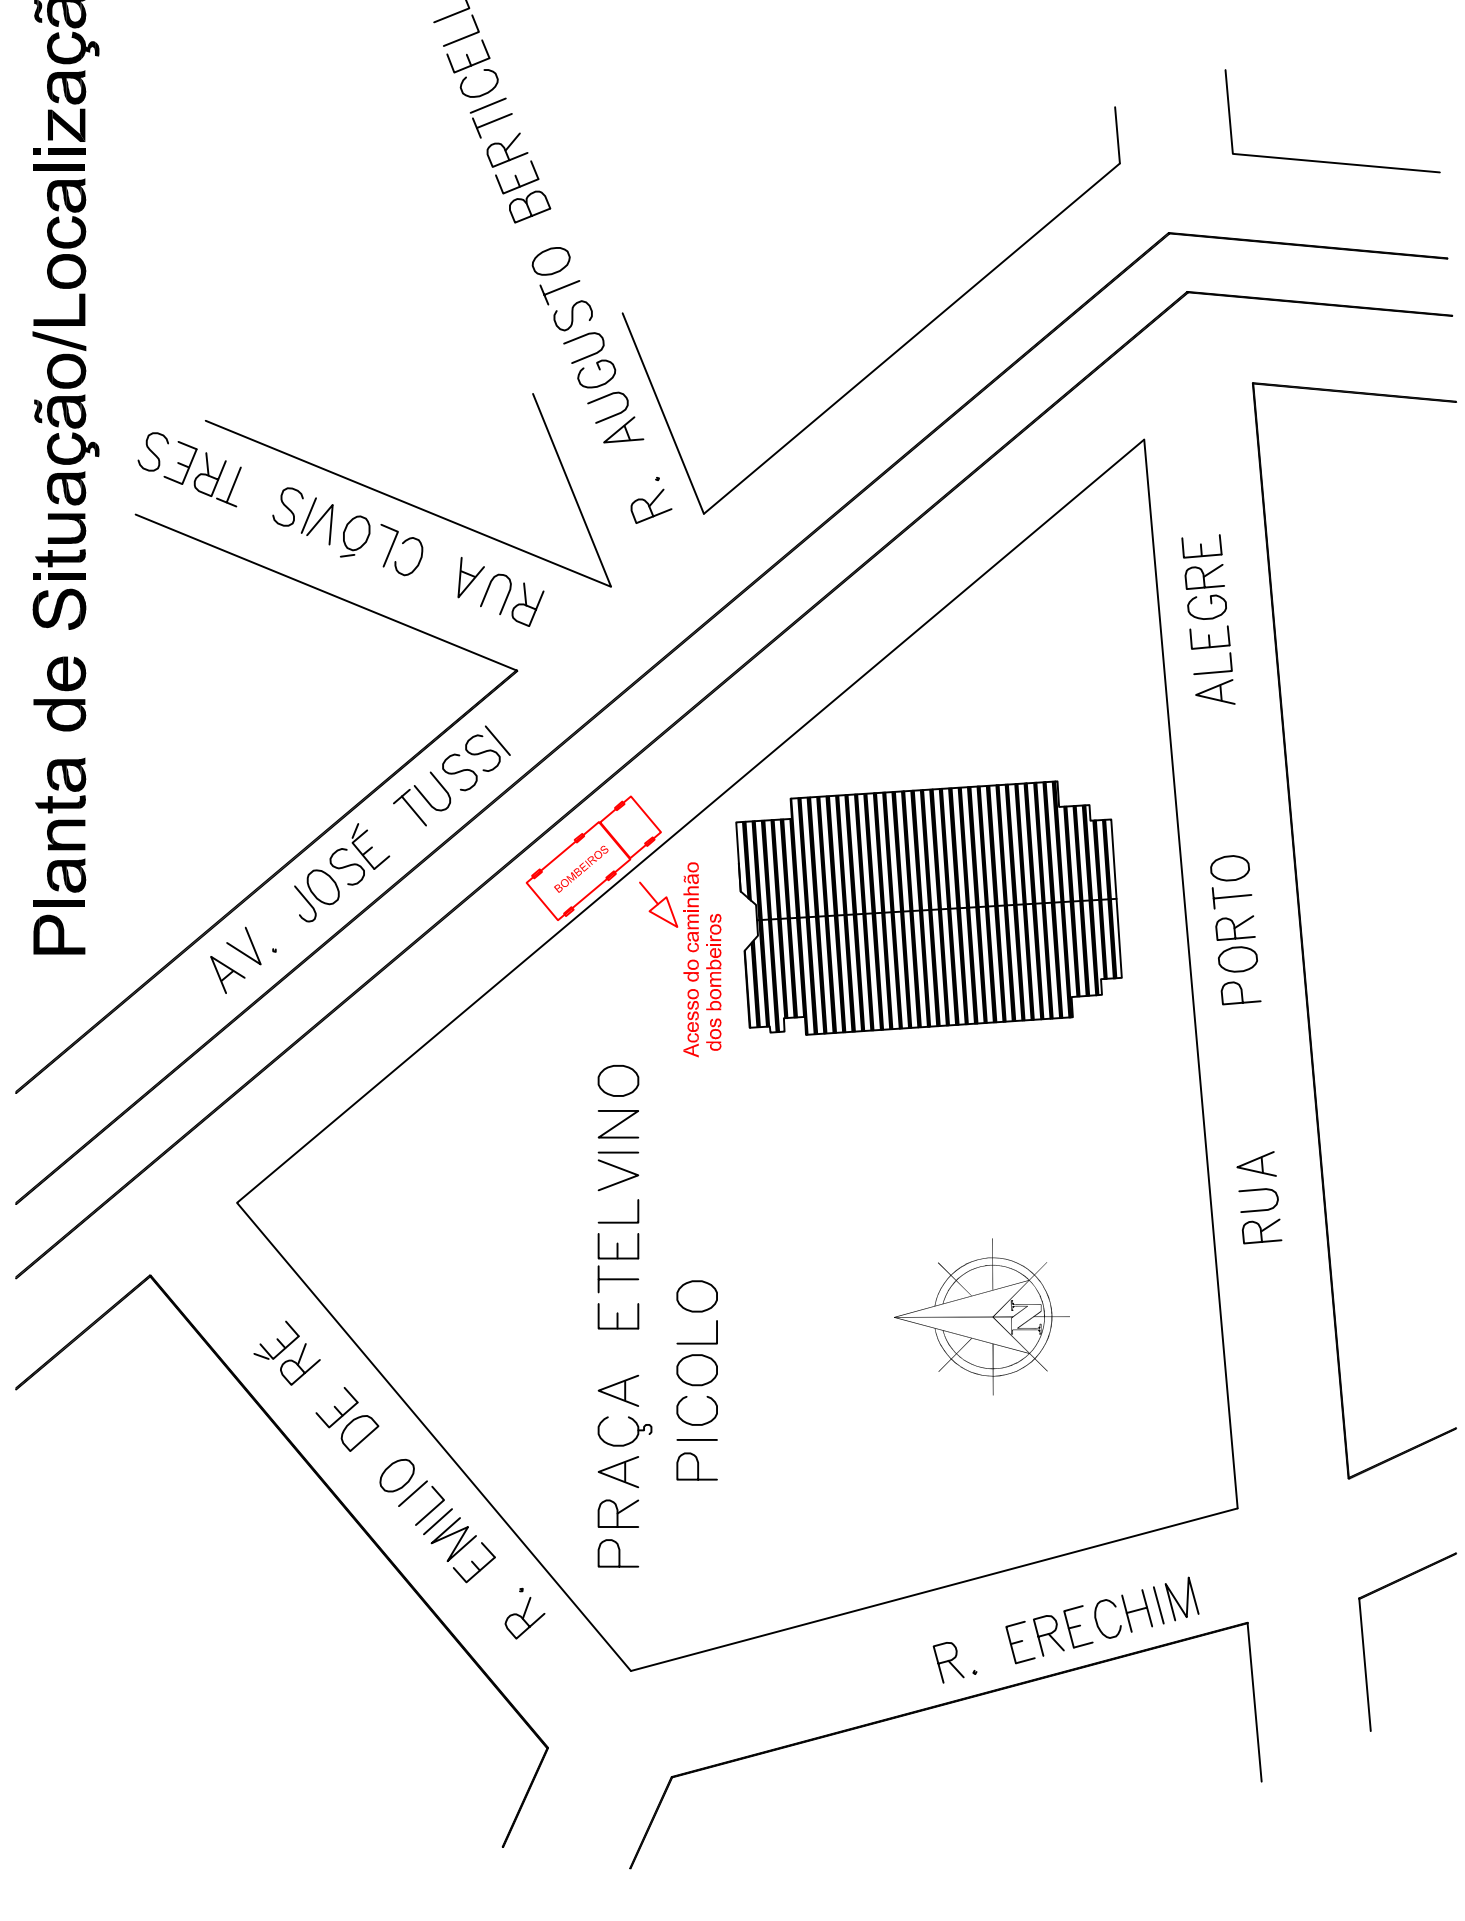


Planta Baixa Vomitório
Escala: 1/75

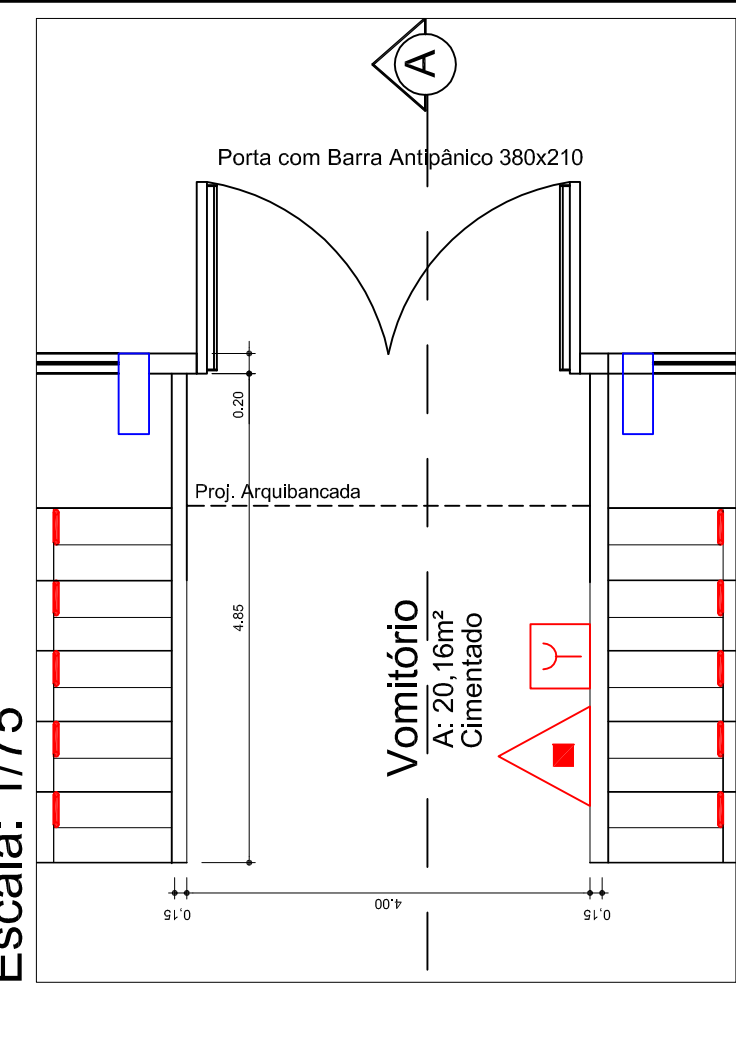


Simbolo	Código e Dimensões (cm)	Significado
	30115	Saída de emergência
	30115	Saída de emergência
	30115	Saída de emergência
	30115	Saída de emergência
	15115	Entrada de Incêndio
	Ø15	PROIBIDO FUMAR
	Ø15	PROIBIDO PRODUIZIR CHAMA
		Entrada de Incêndio Tipo PQSP - ABC (2x 38x C)
		Porta de Saída de Emergência (Barra antipânico) com indicação de saída e automática de 2 horas, tipo parede
		Porta de Saída de Emergência (Barra antipânico) com automática de 4 horas, tipo parede
		Adornador manual de alarme
		Central de alarme
		Fluxo de emergência
		Contorno de Bombeiros
		Ambulância

Detalhe Corrimão
Escala: 1/50

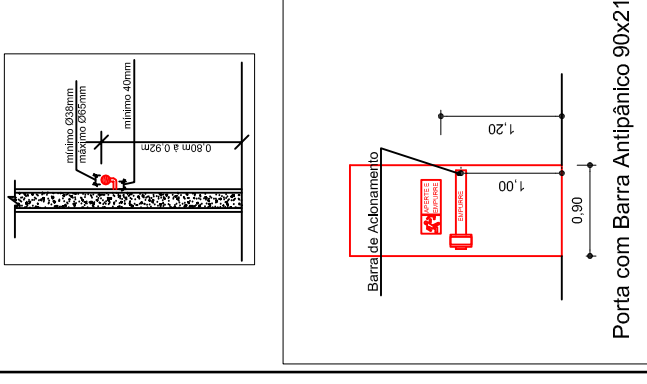


Detalhe Vomitório
Escala: 1/75


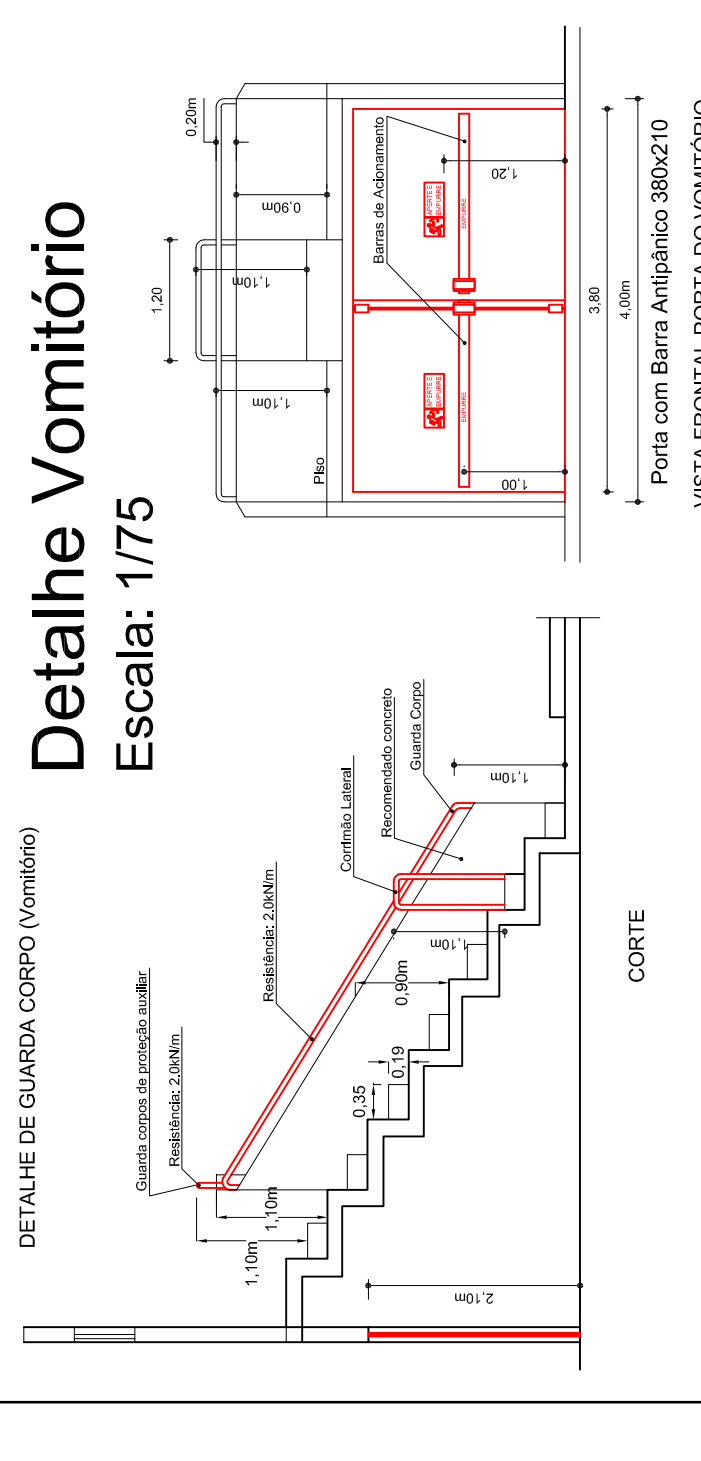


PLANILHA DE CÁLCULO POPULACIONAL			
Local	Área (m ²)	Densidade populacional da área	População
Área de apoio	398,62	398,62 / 7	57
Demais áreas da ocupação predominantemente residencial	1.029,50	1.029,50 / 2	2.059
Área Total	1.428,12		2.116

Detalhes
Escala: 1/50

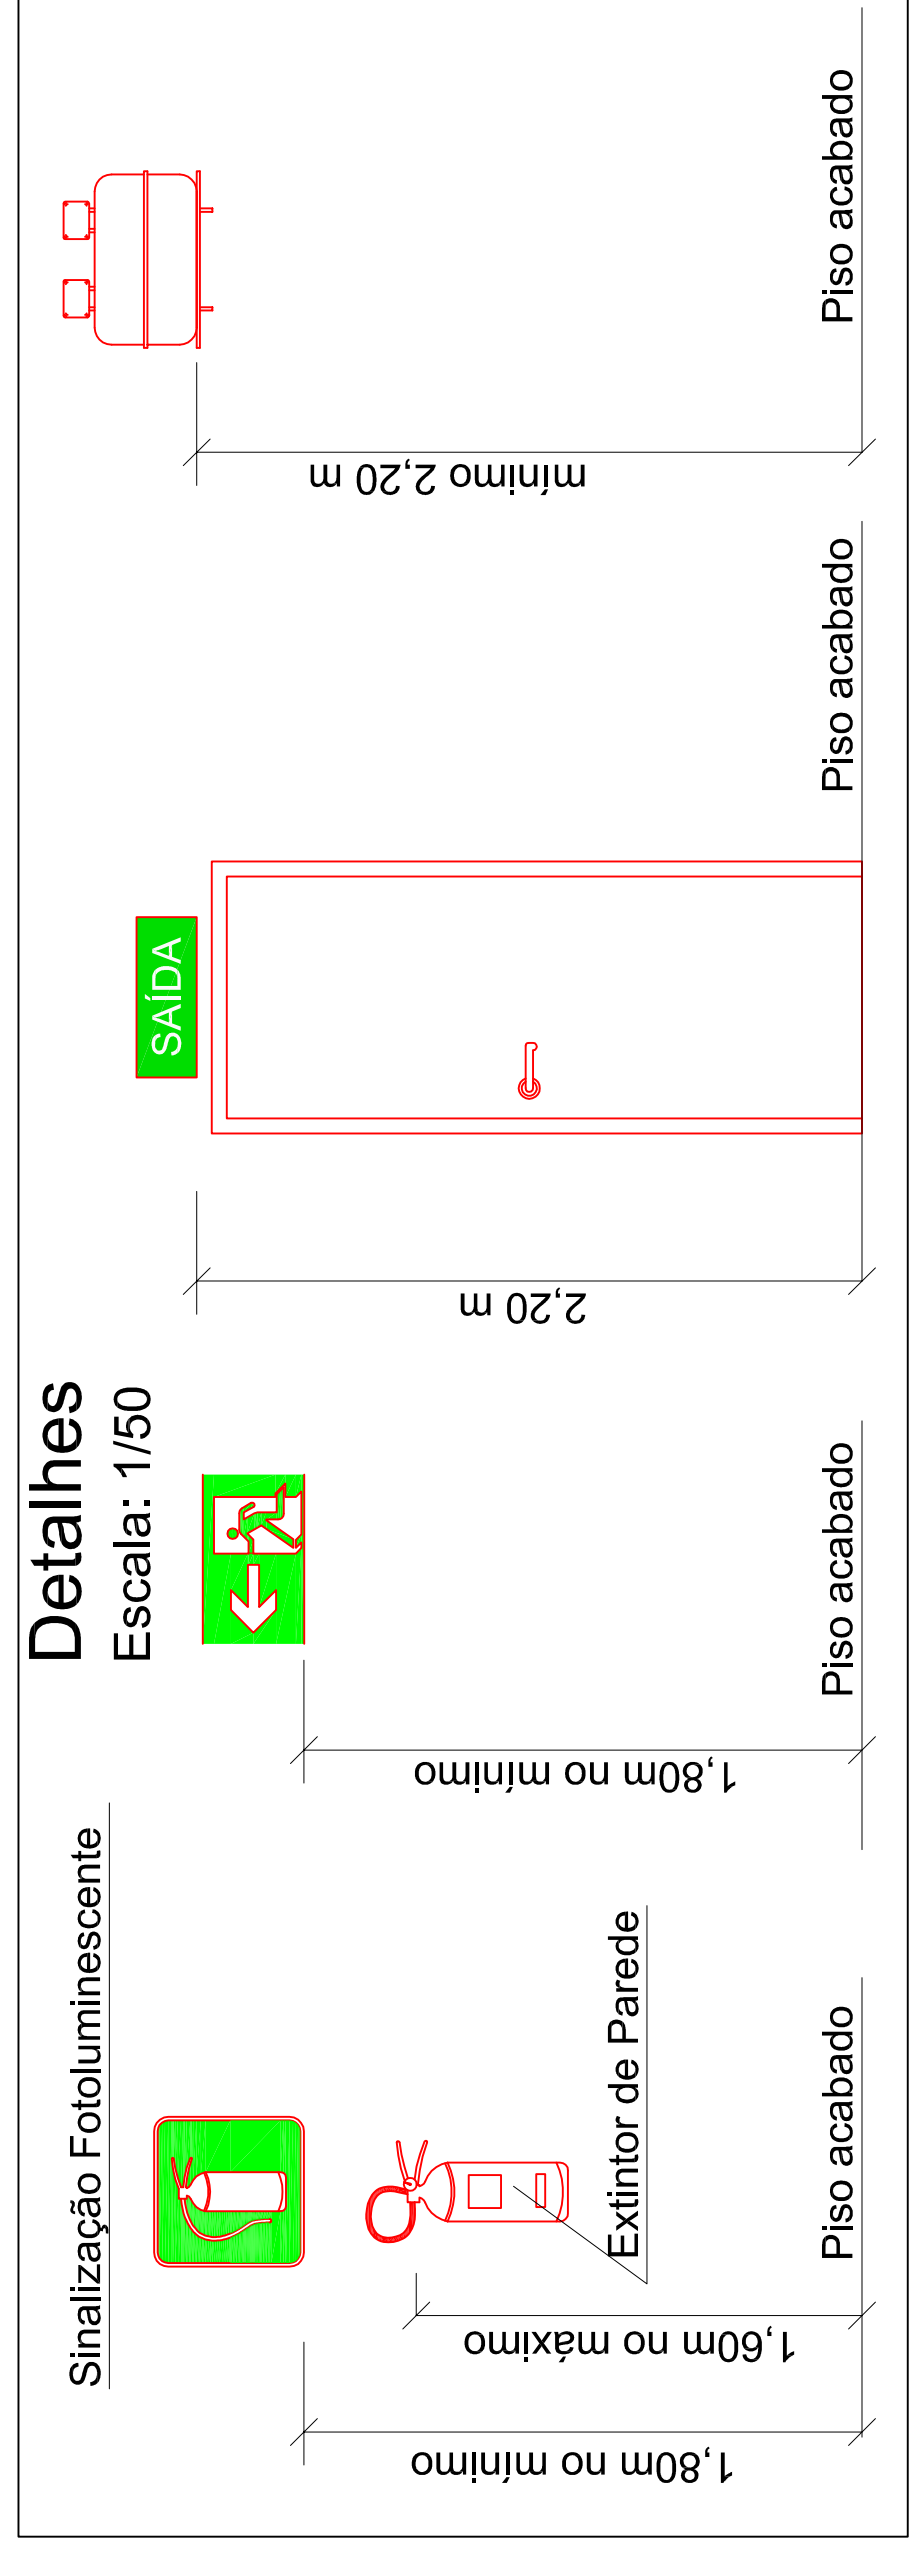

Corte AA
Escala: 1/100

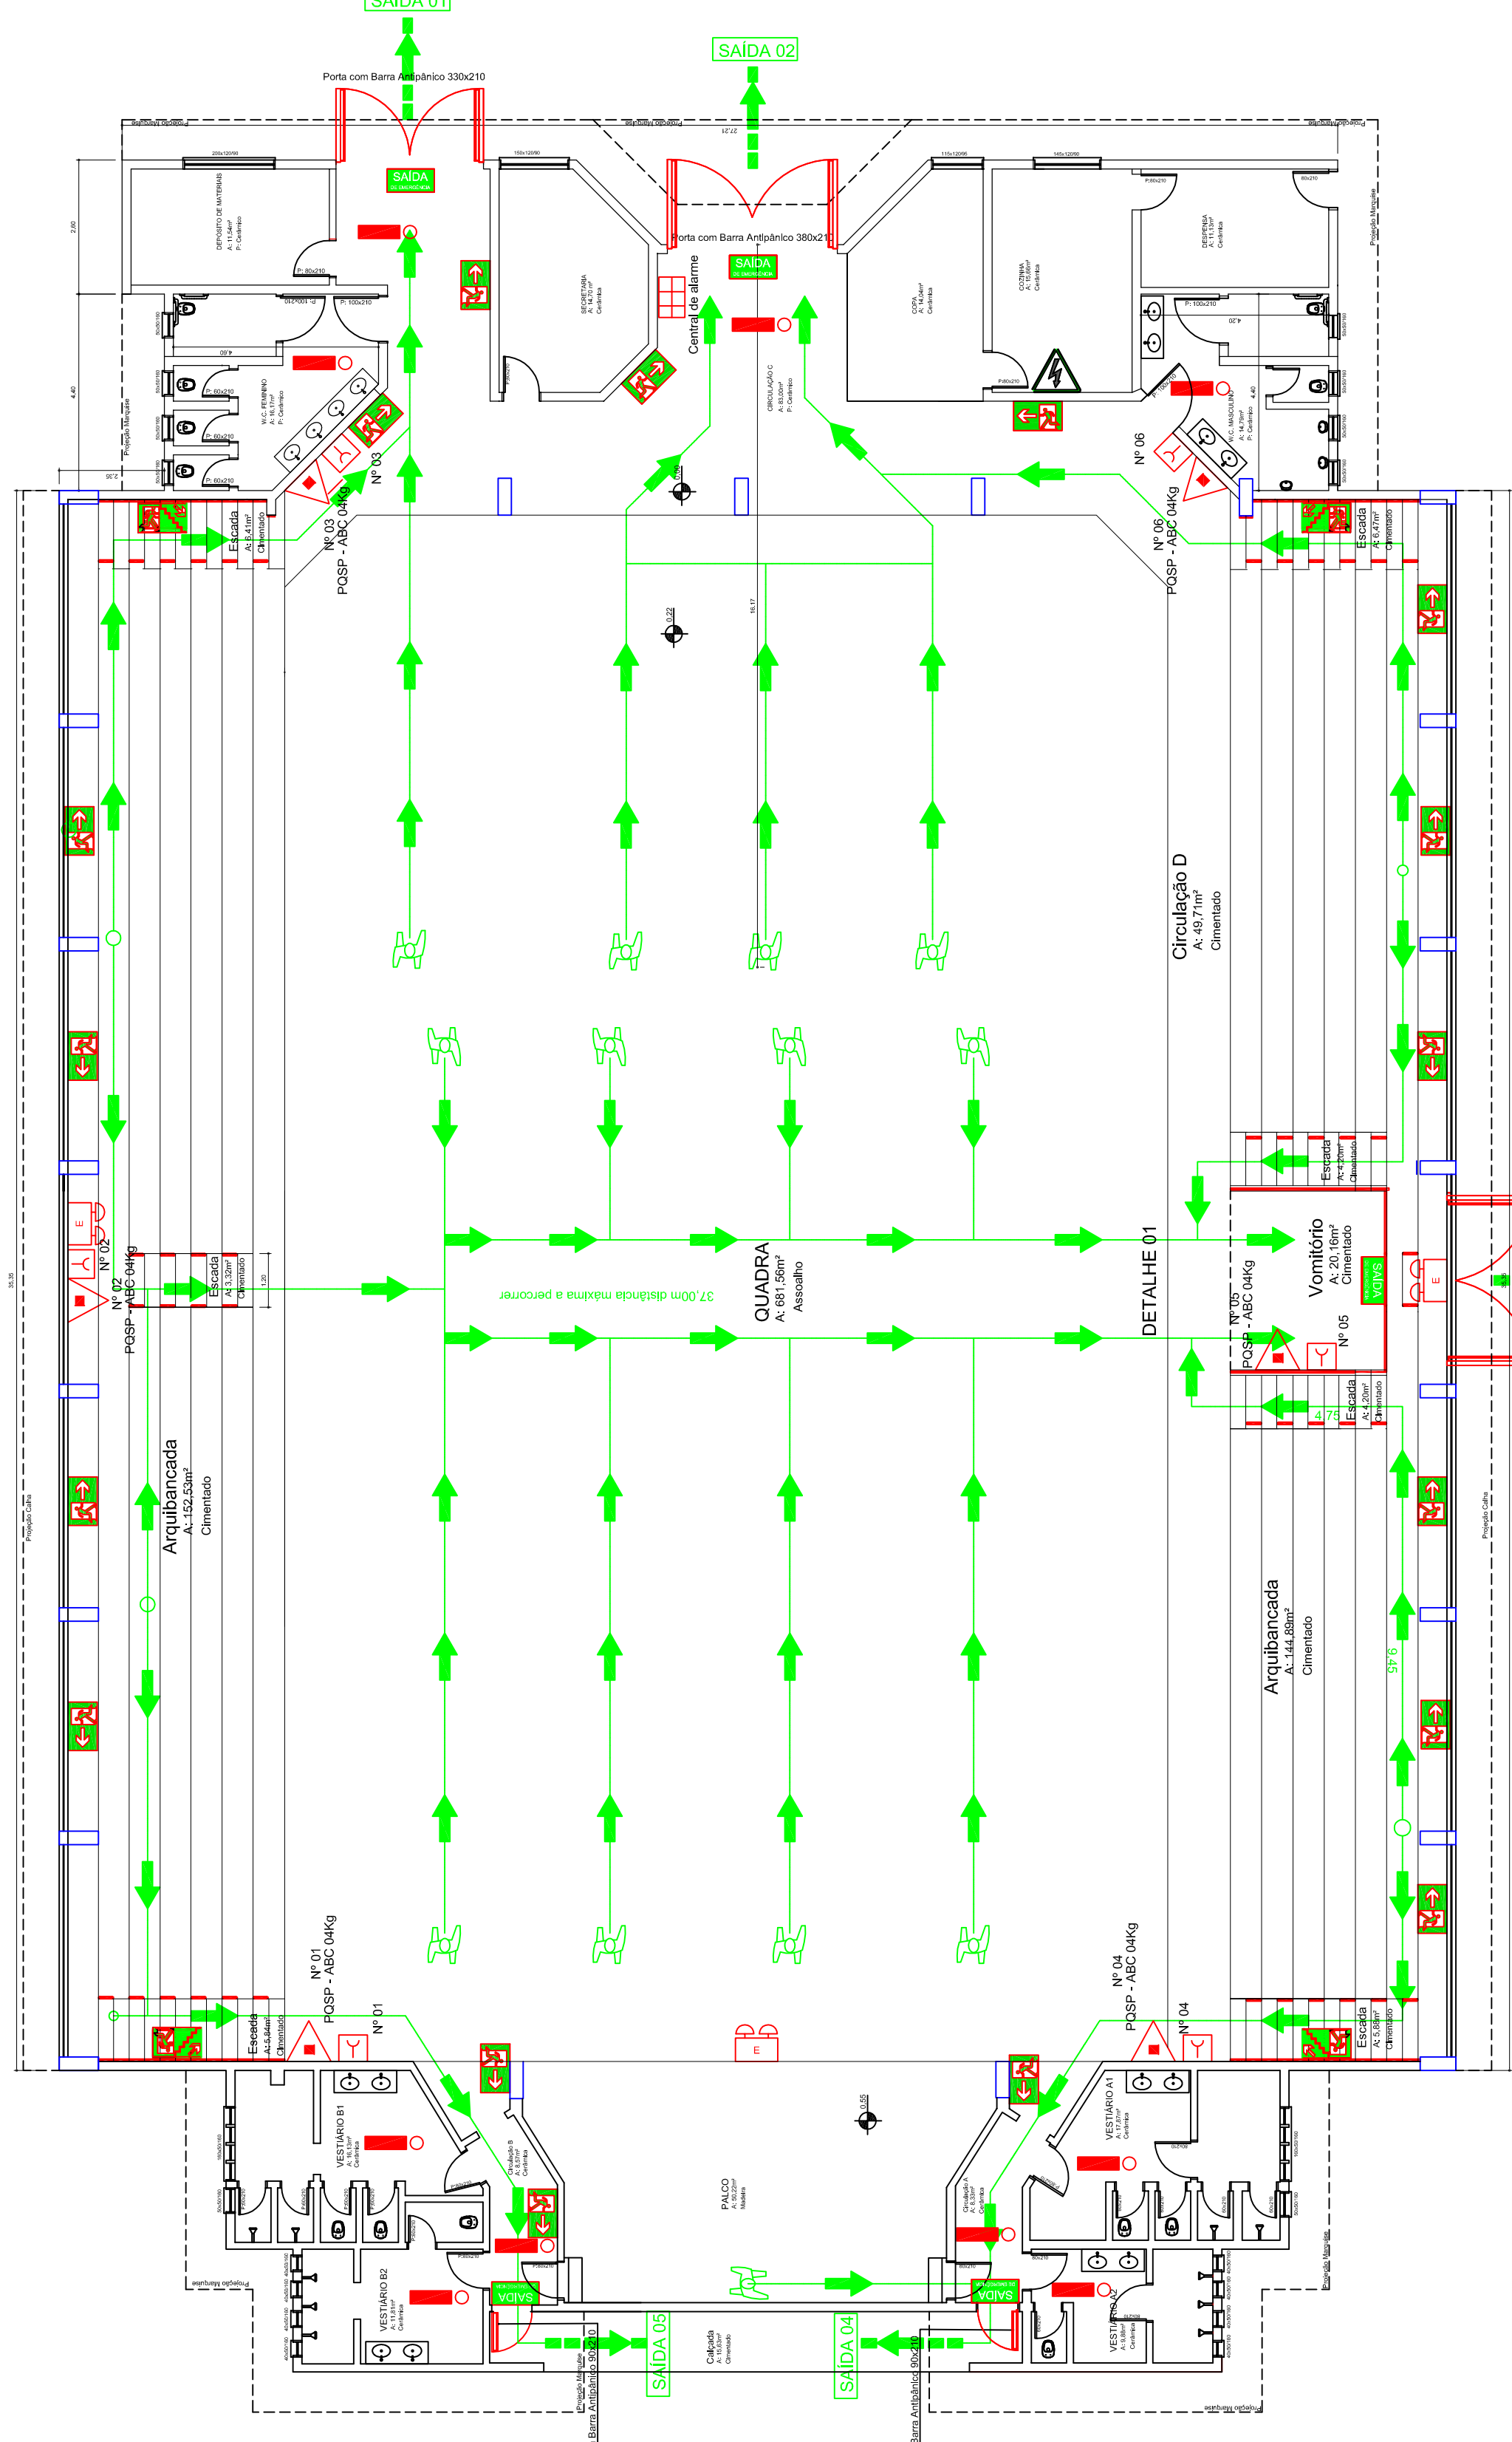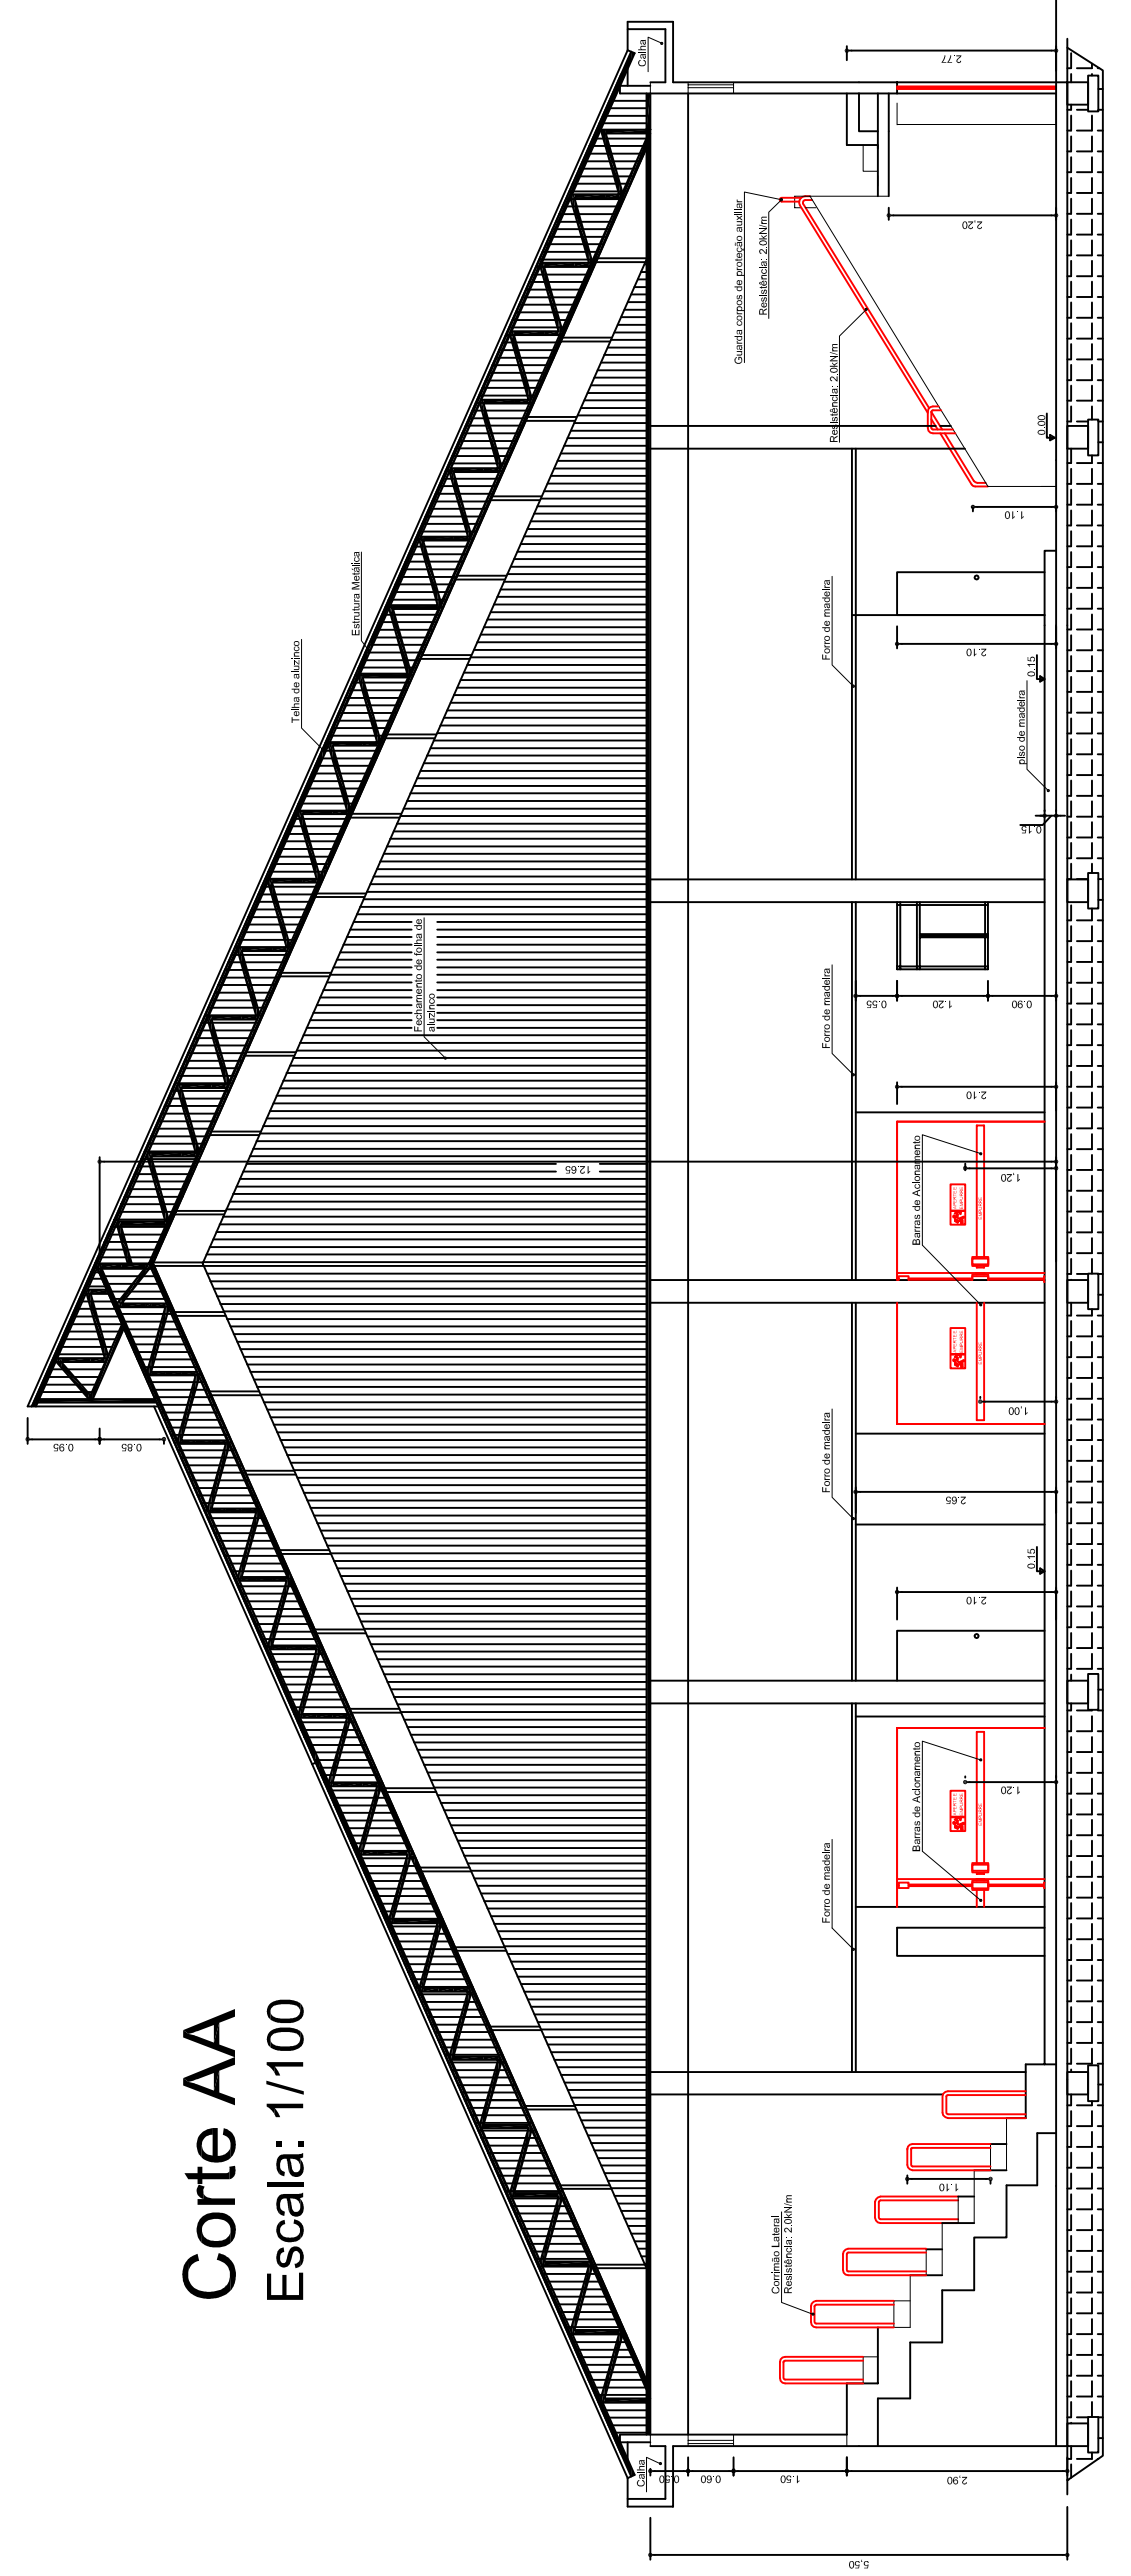

Planta Rota de Saídas
Escala: 1/125

OBRAS DE MELHORIAS DO GINÁSIO DE ESPORTES MUNICIPAL DE BARÃO DE COITEPE/RS

Endereço: PRAÇA ETELVINO PICOLO, S/N, CENTRO DE BARÃO DE COITEPE/RS

Proprietário: PREFEITURA MUNICIPAL DE BARÃO DE COITEPE - RS
CNPJ: 07.811.451/0001-82

Responsável Técnico: MARCIO ROBERTO MARTINI
Eng. Agrônomo, Eng. Agrícola CREA/RS 191828

ASSUNTO: PROJETO DE PREVENÇÃO E COMBATE A INCÊNDIO - PPCI
PLANTA BARRA EXTINTORES, SINALIZAÇÕES, ILUMINAÇÕES E DETALHES

Escala: INDICADA
Data: MAR/2018
Página: 01