

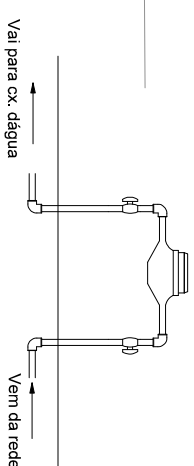
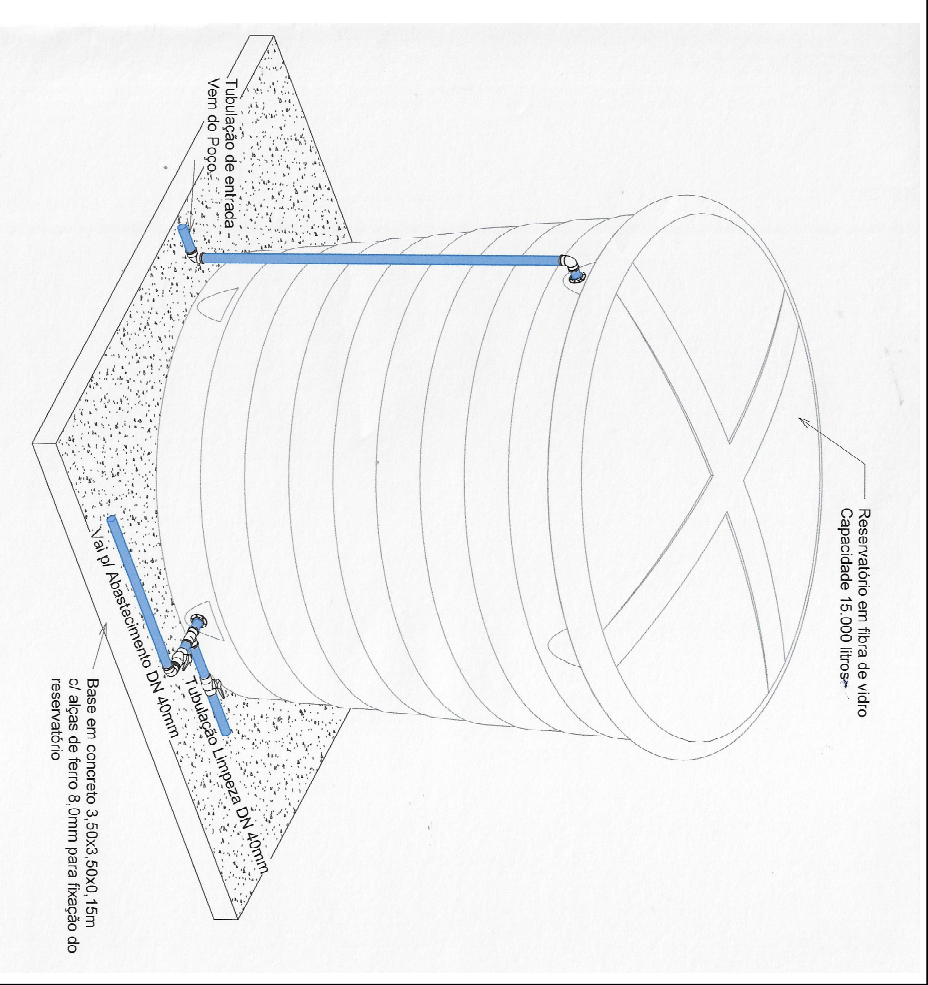
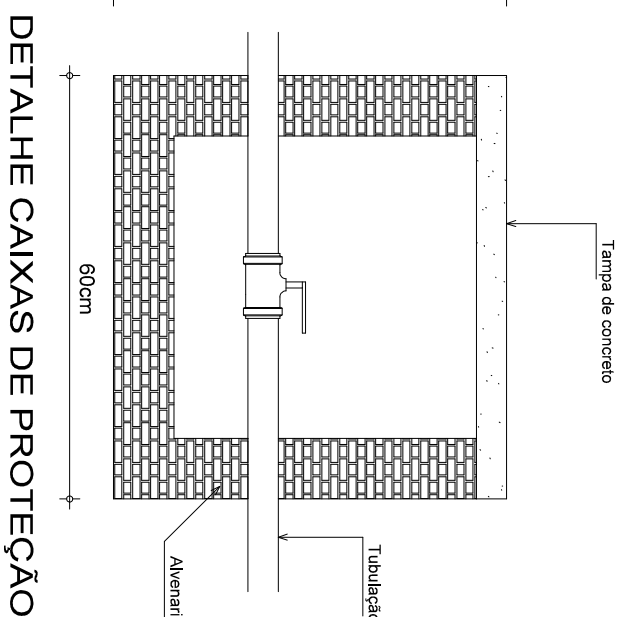


LEGENDA

- Tubo PEAD PE80 20mm
- Tubo PEAD PE80 40mm
- Tubo PEAD PE80 50mm
- ⊕ Ponto de Abastecimento com hidrômetro
- ⊕ Registro em caixa de proteção

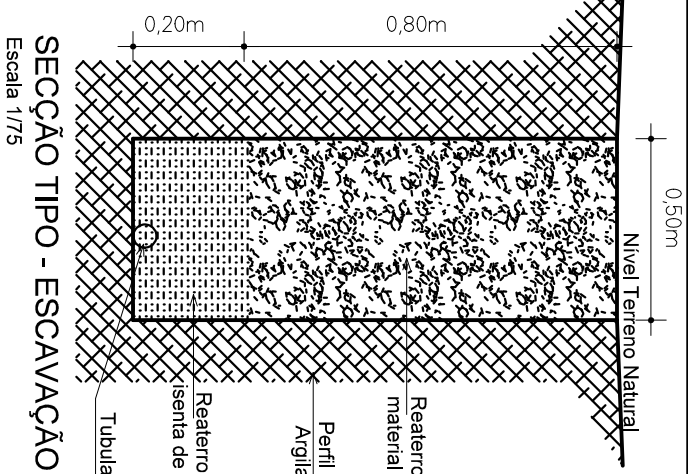

DETALHE DO HIDRÔMETRO

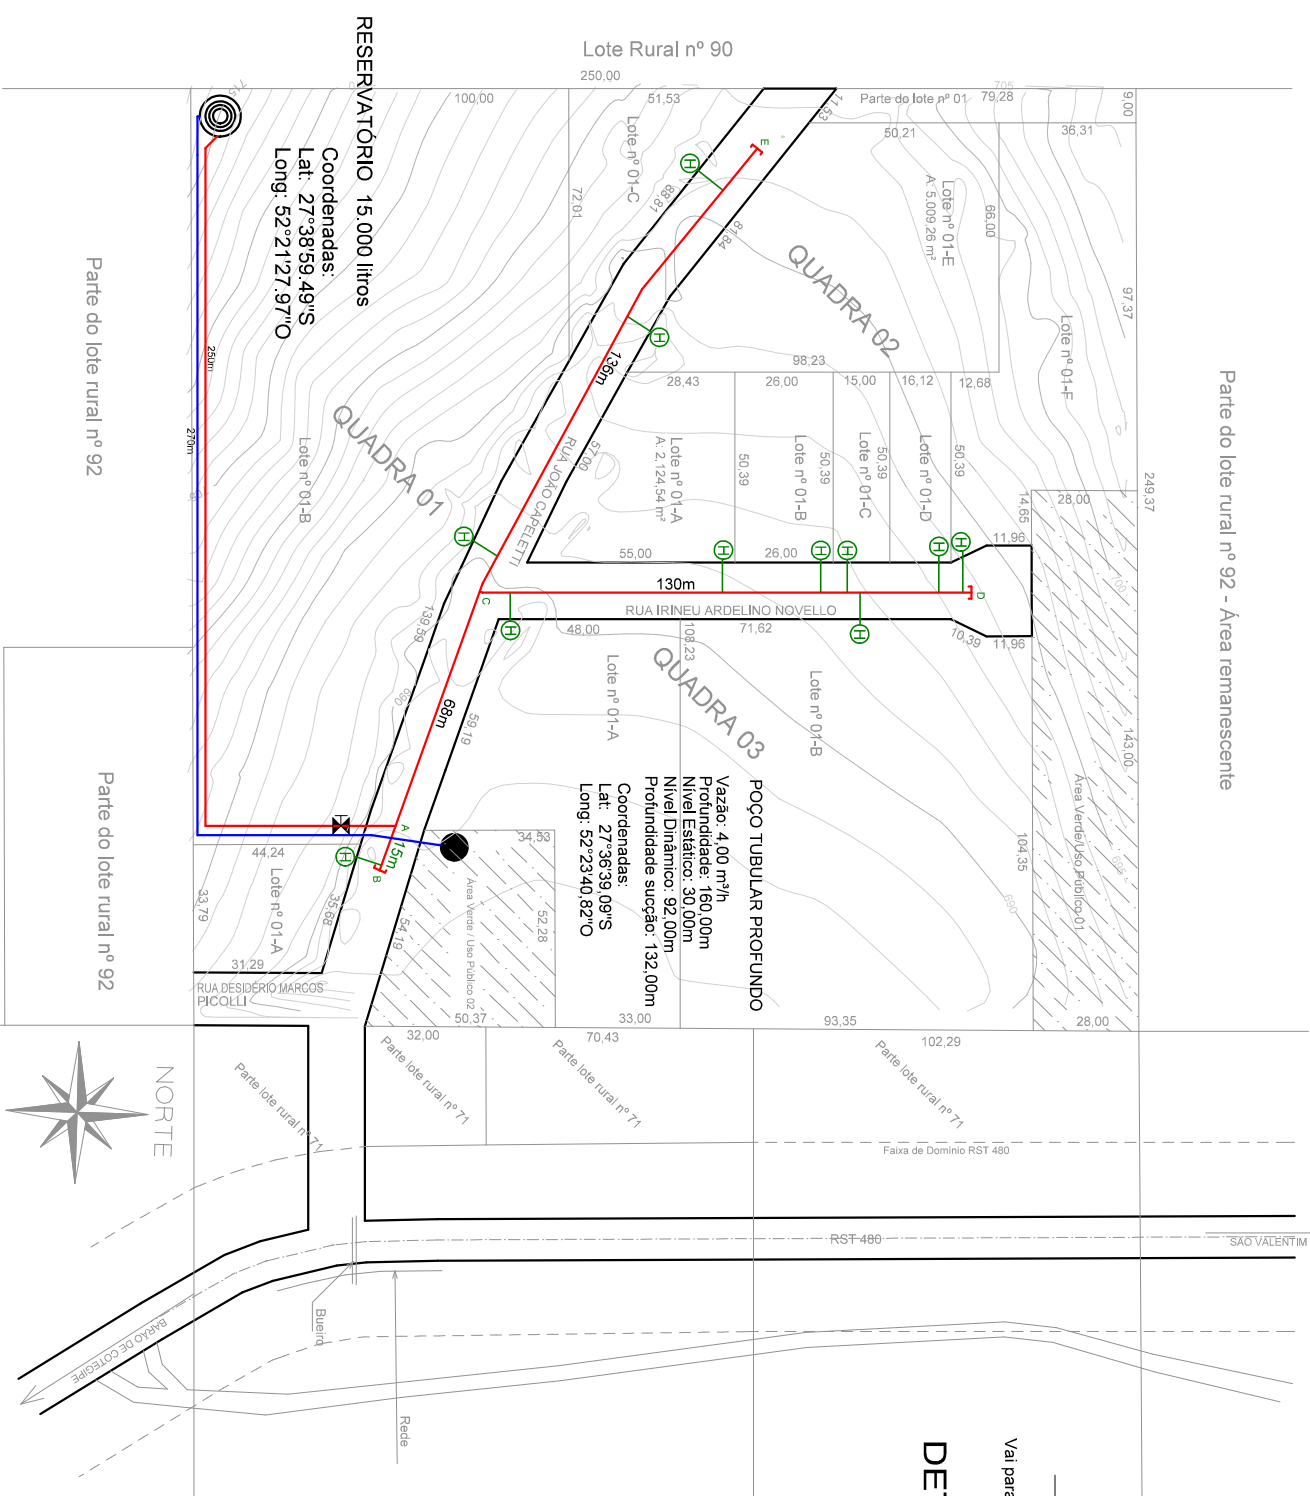

PROJETO BÁSICO - DISTRIBUIÇÃO DE ÁGUA

Escala 1/2000

Proprietário(a):
[Assinatura]

MUNICÍPIO DE BARÃO DE COTEGIPE
CNPJ: 87.613.451/0001-82

Prancha: 01

Conteúdo:
PLANTA BAIXA E DETALHES

Data:
05/2021

Proprietário(a):
[Assinatura]

MUNICÍPIO DE BARÃO DE COTEGIPE
CNPJ: 87.613.451/0001-82

Endereço:
DISTRITO INDUSTRIAL II

Responsável Técnico:
[Assinatura]
Luis Carlos Balestrin
Eng. Civil CREA-RS 096570-D
Responsável Técnico

Desenho:
Luis

Escala:
INDICADA